

	主	姓	名	日	之	上	姓	名	日
				期					
△△△ △△△	主	氏			之	上			
	親	氏			由	々			
	結	氏			家	崎			
	妻	水							

序号	图纸内容	图纸编号	图幅	比例	备注
001	封面目录	ML-001	A1	见图	
	材料表				
01	目录	ML-01	A1	见图	
02	设计说明01	ML-02	A1	见图	
03	设计说明02	ML-03	A1	见图	
04	设计说明03	ML-04	A1	见图	
05	设计说明04	ML-05	A1	见图	
06	工艺做法表01	ML-06	A1	见图	
07	工艺做法表03	ML-07	A1	见图	
08	材料表	ML-08	A1	见图	
09					
10					
11					
12					
	平面图				
13	墙体拆除图	F-01	A2	见图	
14	墙体新建图	F-02	A2	见图	
15	平面布置图	F-03	A2	见图	
16	地面铺装图	F-04	A2	见图	
17	天花布置图	F-05	A2	见图	
18	天花尺寸图	F-06	A2	见图	
19	灯具尺寸图	F-07	A2	见图	
20	立面索引图	F-08	A2	见图	
21					
	水电图				
22	水电设计说明	SD-01	A2	见图	
23	水电设计说明	SD-02	A2	见图	
24	插座布局图	SD-03	A2	见图	
25	开关布局图	SD-04	A2	见图	
26					
27	立面图				
27	立面图01	EL-01	A2	见图	
28	立面图02	EL-02	A2	见图	
29	立面图03	EL-03	A2	见图	
30	立面图04	EL-04	A2	见图	
31	立面图05	EL-05	A2	见图	
32	立面图06	EL-06	A2	见图	

[illegible]

INTERIOR DESIGN & DECORATIVE INSTITUTIONS 室内装饰设计机构	审 定 Agreed by			设 计 Designed by		设计名称 Project Name	项目编号 Project No.	DBS-0001A	审核章 CHECK STAMP
	审 核 Inspected by			核 对 Discipline Responsible		设计单位 Client	审 定 Design	校 对 CHECK	
	设计负责人 Principal in charge			校 对 Checked by		审核名称 Sheet Title	图 号 Sheet No.	ML-01	
	审核章 CHECK STAMP								

施工图设计说明一

[illegible]

INTERIOR DESIGN & DECORATIVE INSTITUTIONS 室內設計裝飾機構	贊 同 Agreed by		設 計 Designed by		項目名稱 Project Name	項目編號 Project No.	DBS-00014	建築師 REGISTERED ARCHITECT
	審 核 Reviewed by		監 製 Supervisee Responsible		建築師 Architect	樓 層 Floor		
	設計名義負責人 Principal in charge		校 對 Checked by		圖紙名稱 Sheet Title	圖 号 Sheet No.	ML-01	
								建築師(註冊)編號: 2196-01-01 ARCHITECT'S NUMBER

合 格 率	专 业 名 称	姓 名	日 期	专 业 名 称	姓 名	日 期
	变 电 站			电 气		
	结 构 工 程			管 理		
	给排水					

施工图设计说明四

9.	在钢筋混凝土结构上打洞需留槽时,不得破坏主体结构。
10.	砌体的留槽时,如没有特别说明,留槽角尺寸等于预留槽的深度。
11.	绝缘塑料灯具从安装在天花吊顶上的其它绝缘设备等均需露出挂柱,不得与吊顶龙骨发生应力关系。
12.	若图中有关尺寸与现场不符,应及时通知设计单位,不得以大致图例为数量取值依据,设计变更须在业主批准下方能进行。
13.	若图中有关材料名称与材料样板不符时,以业主同意设计单位确定的样板为准。
14.	特殊材料或半成品材料应在设计详图中进行加工或选样。
15.	用于铁板上的位置量与其它金属凹槽量可用同条线。
16.	凡属于铁板需用铁线且与木质或木质饰面直接接触时,均采用木质或木质饰面于铁板上(其铁板量为普通铁板)。
17.	凡属于卫生间墙面铺贴时,墙裙饰面要求用防渗漏材料。
18.	卫生间如需装设浴霸则均采用安全电压电源,发热器至于最近的天花内。
19.	所有管井门须满足《国家建筑标准设计图集03J509》,进行制作安装。
20.	所有装饰金属框门、金属框由厂家或专业加工,由设计详图确认后应方可施工。
21.	天花设备的检修门,无特殊说明均采用铝塑板包管。
22.	所有灯具照明的光源需于最近的天花内安装。
23.	所有与幕墙下及与地面接触处、水池边扶手与墙面接触处、窗台板与幕墙及窗户接触、淋浴房排水与地面接触处等均用优质密封胶进行处理。
九、与工种间的配合说明	
1.	电气照明与装饰的配合。
(1)	所有电气照明的灯具、插座、开关、配电箱等的位置除专业规范要求外,以该修建工程所约定的位置为准,并控制、对齐、居中的原则进行布置,如有不符或遗漏,应及时通知设计单位,由设计单位确定其具体位置后才能施工。
(2)	电气照明的管线铺设及预埋的灯具挂件,应做好配合工作,若照明系统的各种电线的管线的应尽早联系相关单位,在施工过程中做好各项预埋工程工作,以免造成不必要的返工。
2.	给排水与装饰的配合。
(1)	给排水管线由装饰单位完成,外管及定应经审批确认后的结论书保留的安装要求,结合的给排水工程施工。
(2)	所有后施工的给排水构筑物及未竣工外管应留施工预留进行施工。
3.	空调与装饰的配合。
(1)	空调风口的安装应满足天花装饰布置图,安装时需与装饰协调。
4.	综合布线系统与装饰的配合。
(1)	综合系统以各专业单位设计的施工图为依据,各种弱电管道及末端设备点位的数量、位置,均与装饰面关系,装饰施工单位应给予积极配合。
(2)	所有系统末端定应经审批、对齐、居中的原则进行布置,以专业施工图及该修建工程的约定为准,如有不符或遗漏,应及时通知专业设计单位,由设计单位确定其具体位置后才能施工。
5.	施工中需对照预埋水、电、风的图纸留预埋设计中的消防设施、烟感、喷淋、风口、消防栓、防火门等,并且留好防火门等设施和开合方向不得有误,如有遗漏和矛盾之处应及时通知设计单位。
十、附件表说明	
1.	所有材料施工方在采购前应提供两份的实物样板(300×300或根据要求)供业主、管理方及我司签字确认后,方可进行批量采购。
2.	灯具安装应符合该修建工程,有该样板方式等参照该施工图,二者后相互结合如有冲突按甲方及时告知设计单位,以设计单位意见为准。
3.	本设计施工图中仅对末端设备进行初步定位,所有设备的具體数量、准确位置及技术参数须以各专业图纸为准。

门窗表

类别	设计编号	洞口尺寸 (mm)		数量	图集名称	页次	选用型号	备注
		宽度	高度					
普通门	BLM1822	1800	2400	1				原开成品木门, 选样 电焊开入口 (门头板到顶)
	BLM522	1500	2400	1				原开成品木门, 选样 合金钢框 (门头板到顶)
	LM1922	900	2400	3				原开成品木门, 选样 伟业宝、亚生牌、金钢网 (门头板到顶)
	BLM2022	2000	2400	1				门套、选样, 选样 (门头板到顶)

[illegible]

INTERIOR DESIGN & DECORATIVE INSTRUCTIONS 室內設計與裝飾說明	審 定 Approved by		設 計 Designed by		校對名稱 Project Name	項目編號 Project No.	DBS-00014	圖樣號 SCALE 1/200P
	審 核 Reviewed by		繪 圖 Drawing Responsibility		圖說單位 Client	令 意 English	標 記 標 記	
	審 核 Reviewed by		繪 圖 Drawing Responsibility		圖說單位 Client	圖 式 REV	A	
	設計校對人 Principal in charge		校 對 Checked by		圖說名稱 Sheet No.	圖 号 Sheet No.	ML-01	

合 格 率	专 业 名 称	姓 名	日 期	专 业 名 称	姓 名	日 期
	变 电 站			电 气		
	结 构 工 程			管 理		
	给排水					

工艺做法表一

[illegible][illegible]

INTERIOR DESIGN & DECORATIVE INSTITUTIONS 室內設計裝飾學院	審 定 Approved by		設 計 Designed by			核對名稱 Project Name		核對編號 Project No.	DBS-0001A	校 章 SCHOOL SEAL
	審 核 Reviewed by		監 制 Supervisee/Supervisor			英文學科 English Discipline		令 度 Degree	原 則 PRINCIPLE	
						監 制 Supervisor		監 式 Style	A	
	設計及負責人 Principal in charge		校 对 Checked by			圖紙名稱 Sheet No.		圖 号 Sheet No.	ML-01	校章及校徽 SCHOOL SEAL AND SCHOOL LOGO


[illegible]

图例表

[illegible]

INTERIOR DESIGN & DECORATIVE INSTITUTIONS 室內設計及裝飾學院	審 定 Approved by		設 計 Designed by		核對名稱 Project Name		核對編號 Project No.	DGSJ2014	申請書號 WDCS 2014P
	審 核 Reviewed by		核 對 Discipline Responsible		校對單位 Unit		版 次 KX	A	
	設計及核對人 Principal in charge		校 對 Checked by		校對姓名 Staff Name		圖 字 Sheet No.	ML-01	
								申請書編號及圖字號：室內設計及裝飾學院 WDCS 2014P 2014P	


专业	建筑	给排水	暖通	电气	结构	装饰	其他
姓名	张强	李伟	王明	赵刚	孙亮	周敏	吴昊
日期	2024.08.15	2024.08.15	2024.08.15	2024.08.15	2024.08.15	2024.08.15	2024.08.15
审核	张强	李伟	王明	赵刚	孙亮	周敏	吴昊
签字	张强	李伟	王明	赵刚	孙亮	周敏	吴昊
盖章	张强	李伟	王明	赵刚	孙亮	周敏	吴昊

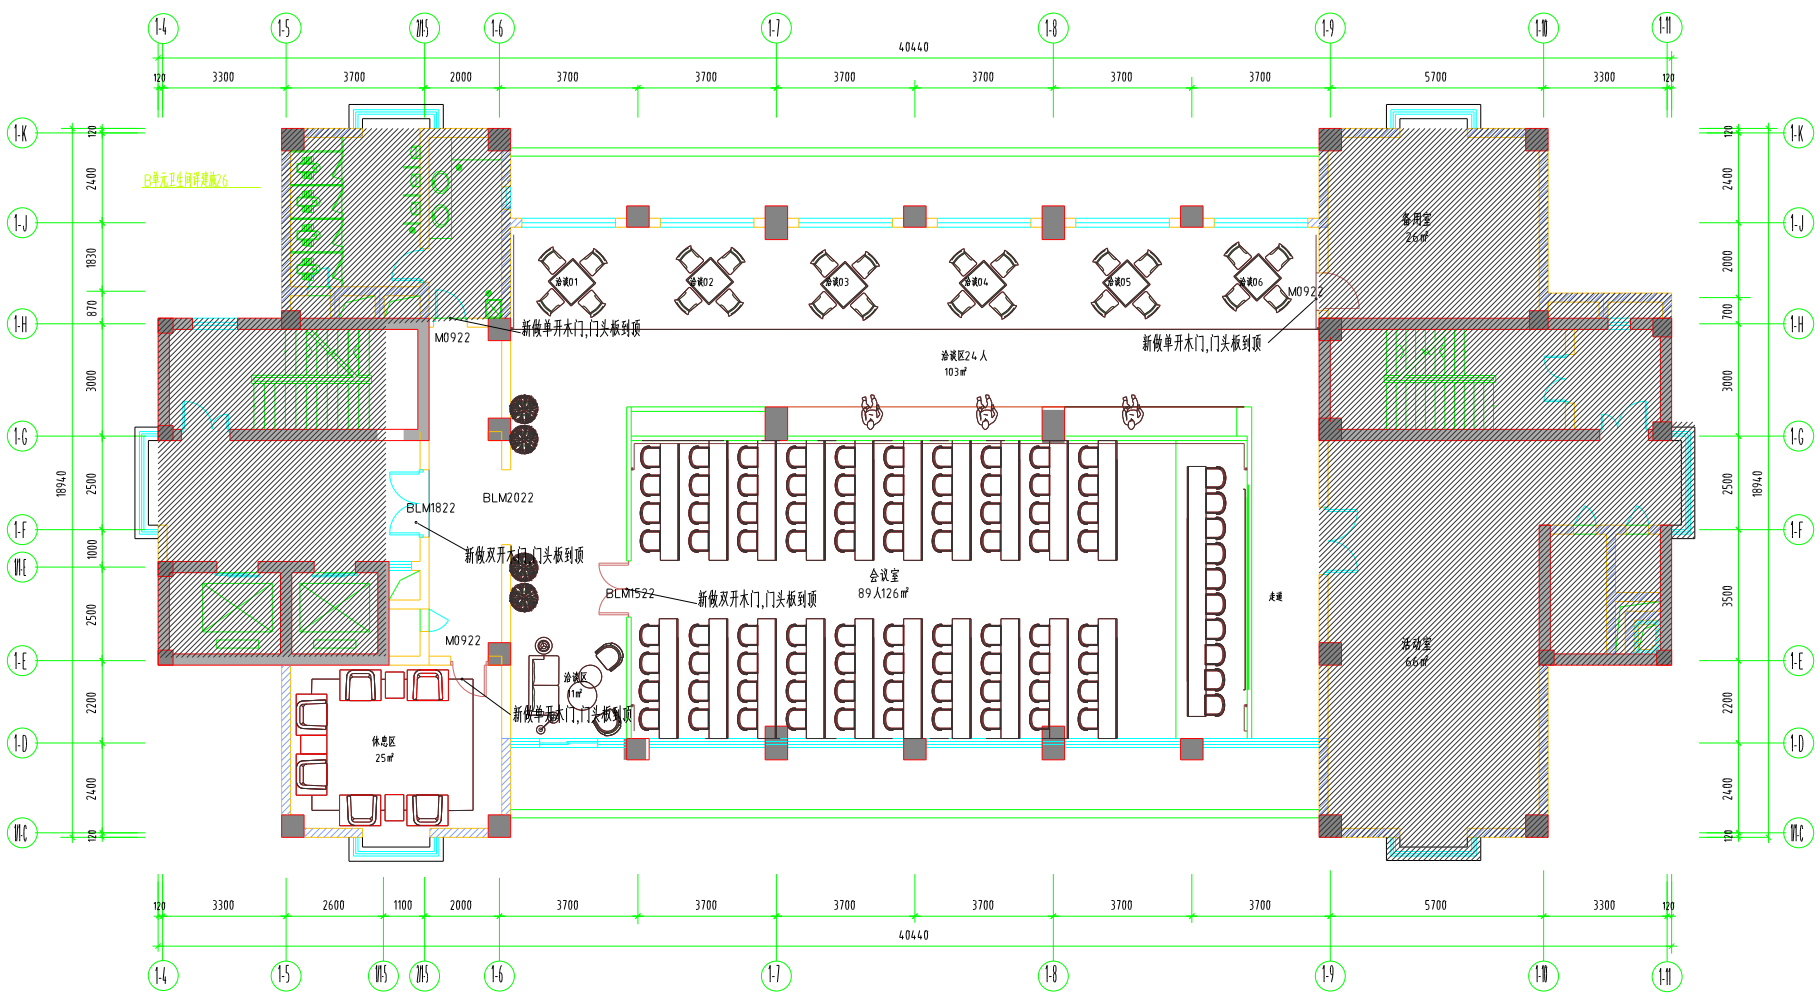

平面布置图 S 1:120

INTERIOR DESIGN & DECORATIVE INSTITUTIONS 室内装饰设计机构	甲方 Appointer		设计 Designed by		项目负责人 Project Rep.		项目编号 Project No.	DBS-2024	审核人 CHECK NAME
	乙方 Builder		审核 Supervise Responsible		项目负责人 Chief		专业 Specialty	建筑	
	设计负责人 Principal in charge		校对 Checked by		审核人 Chief		版次 Ver.	A	
							图号 Sheet No.	F-02	审核人 CHECK NAME

专业	建筑
日期	
姓名	
职称	
单位	
备注	

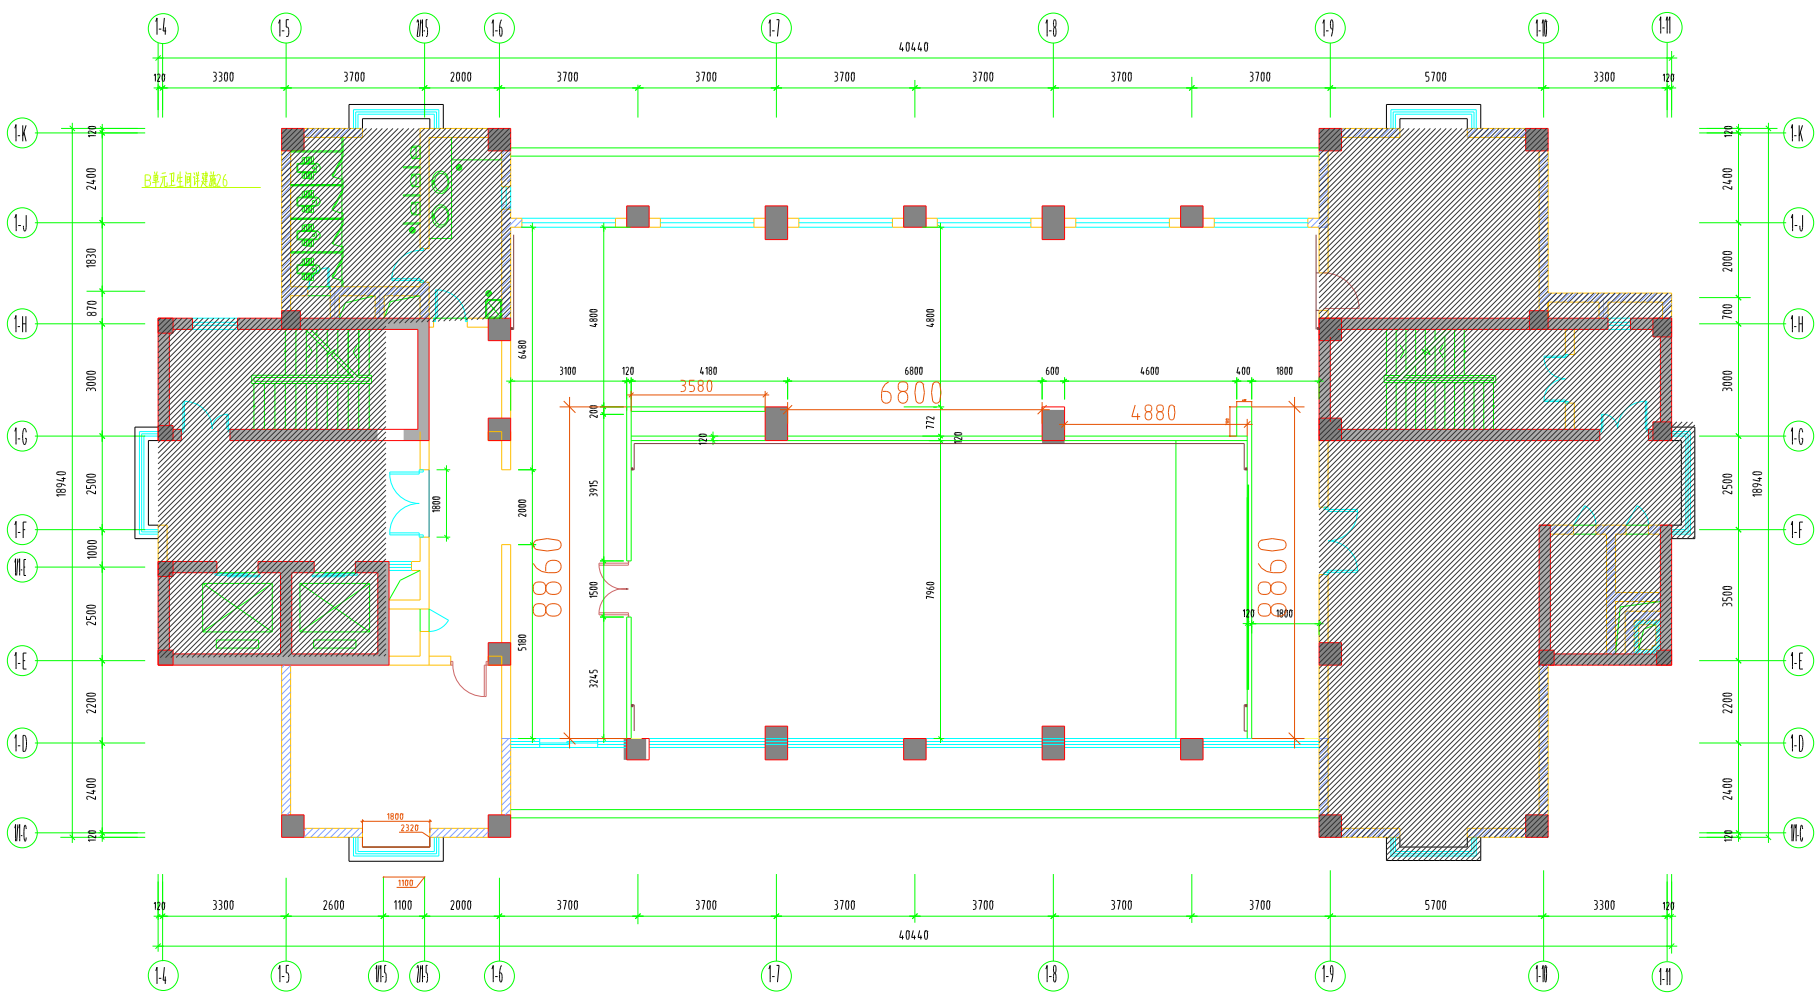

墙体尺寸图

S 1:120


墙面轻钢龙骨加隔音棉

INTERIOR DESIGN & DECORATIVE INSTITUTIONS 室内装饰设计研究院	审定 Approved by		设计 Designed by		项目负责人 Project Rep.		项目编号 Project No.	DBS-2024-11	审核日期 CHECK DATE
	审核 Reviewed by		校核 Checked by		审核单位 Check		专业 Discipline	建筑	
	设计负责人 Principal in charge		校对 Checked by		审核日期 Check No.		图号 Sheet No.	F-03	



INTERIOR DESIGN & DECORATIVE INSTITUTIONS 室內設計裝飾機構	署 長 Agreed by		設 計 Designed by		署理名銜 Agent Name	項目編號 Project No.	OBS-00014	日期 RECEIVED DATE
	署 理 Subsided by		監 督 Supervise Responsible		署理單位 Chief	令 號 Enquire	樓 號 Floor	
						版 次 Rev	A	
	設計校對人 Principal in charge		校 對 Checked by		圖紙名銜 Sheet Title	圖 号 Sheet No.	F-05	校對人/校對日期 CHECKED BY/DATE


专业	建筑	暖通	给排水	电气	结构	装饰	其他
姓名							
日期							
审核							
审批							
签字							
盖章							
备注							

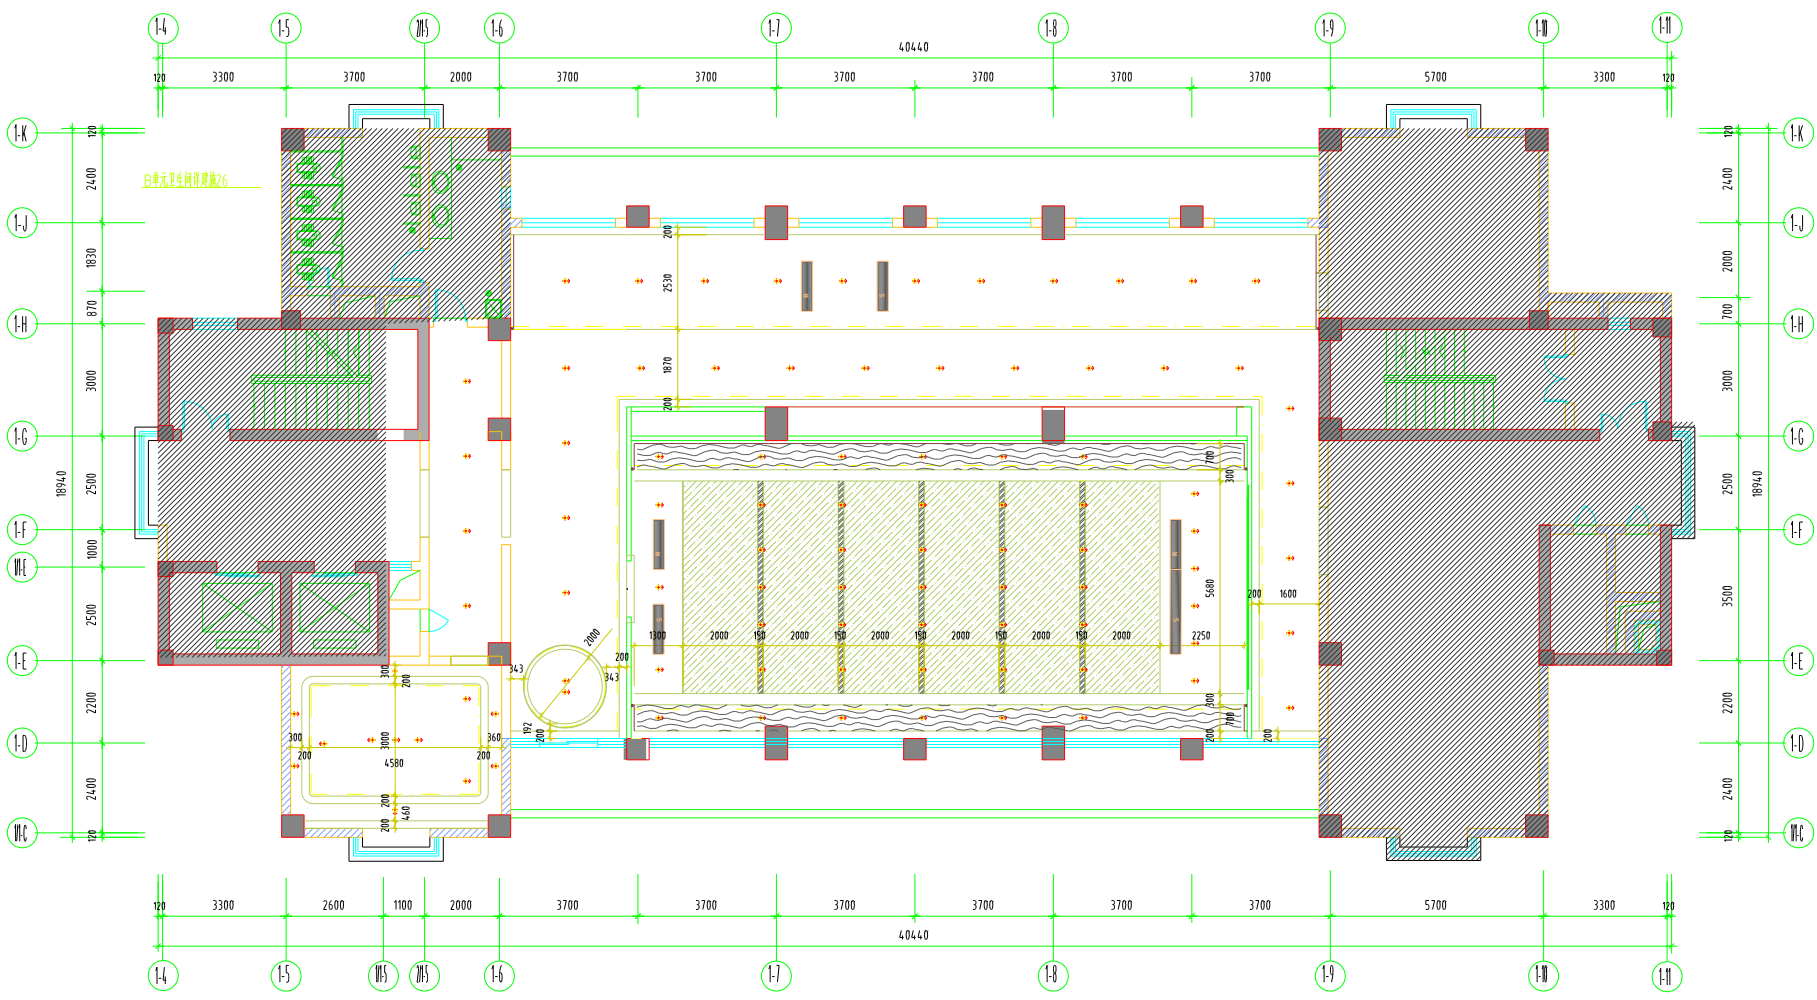

天花尺寸图 S 1:120

INTERIOR DESIGN & DECORATIVE INSTITUTIONS 室内装饰设计机构	甲方 Appointer		设计 Designed by		项目负责人 Project Man		项目编号 Project No.	DBS-2024	审核日期 CHECK DATE
	乙方 Sponsor		审核 Supervisor		审核单位 Unit		专业 Discipline	建筑	
	设计负责人 Principal in charge		校对 Check by		审核日期 Check Date		图号 Sheet No.	F-06	


专业	建筑	给排水	暖通	电气	结构	装饰	其他
姓名	张	王	李	赵	孙	周	吴
日期	2024	08	15				
比例	1:100	1:100	1:100	1:100	1:100	1:100	1:100
备注	给排水	暖通	电气	结构	装饰	其他	

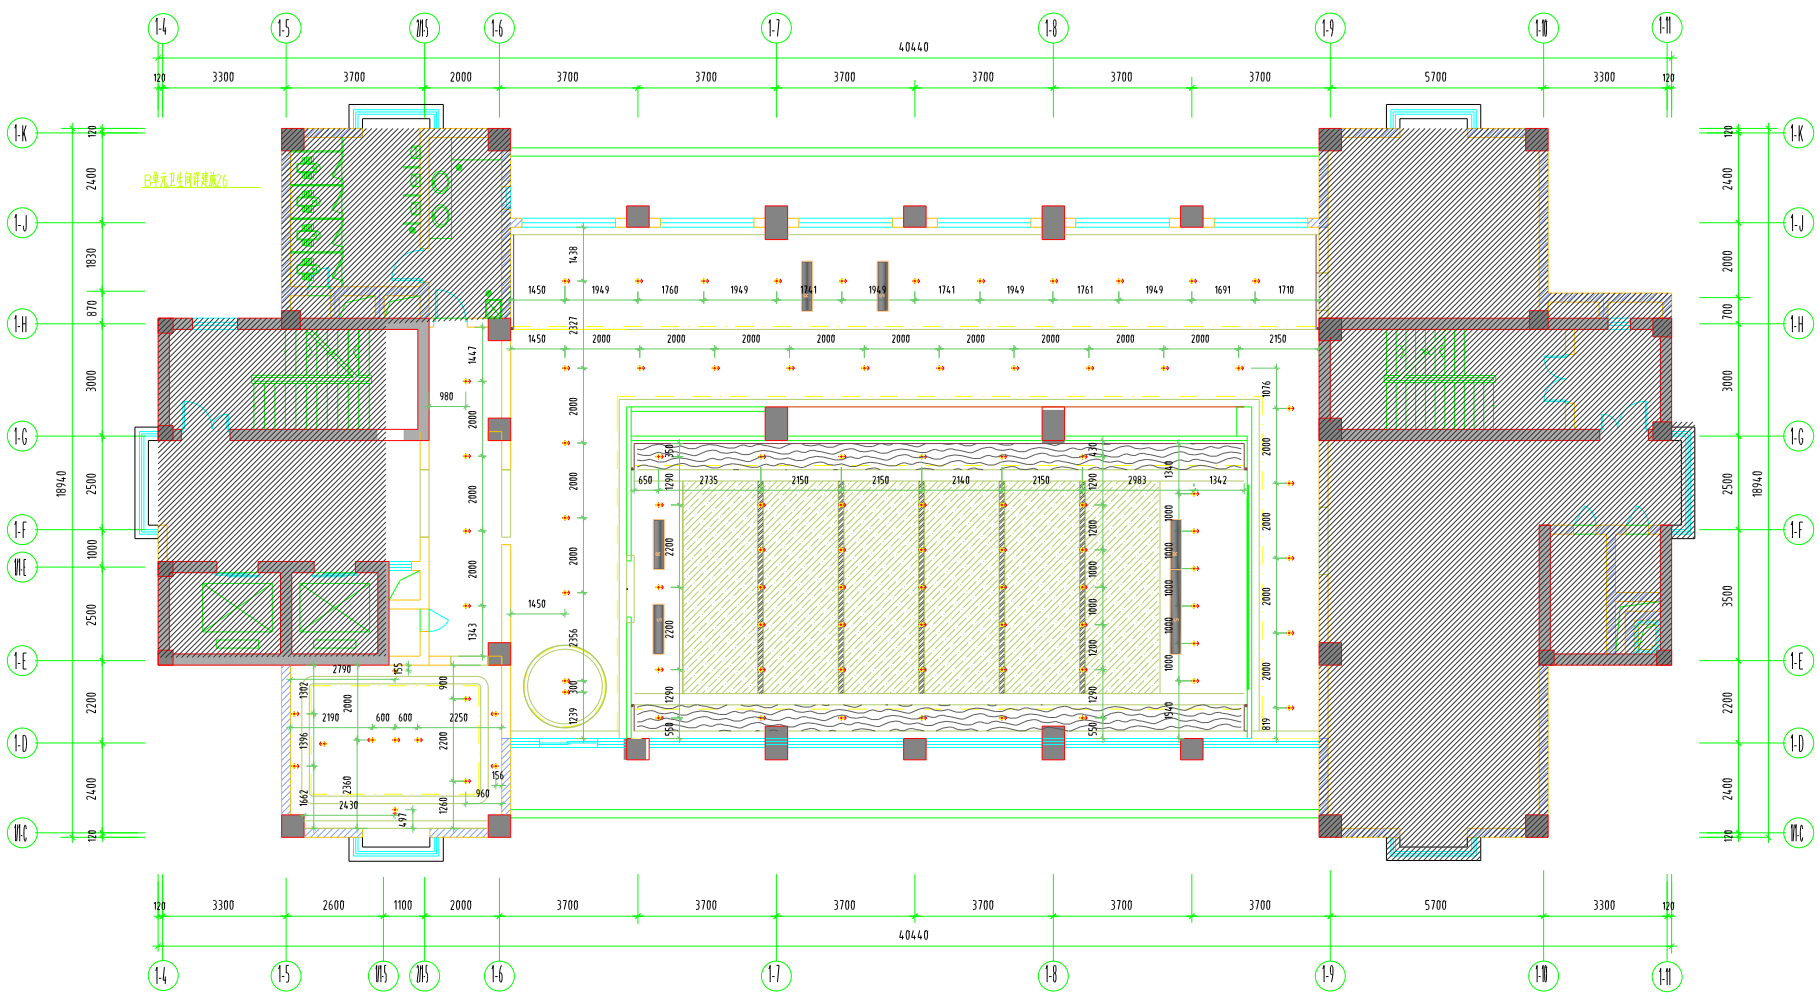

天花灯具尺寸图 S 1:120

INTERIOR DESIGN & DECORATIVE INSTITUTIONS 室内装饰设计研究院	单位 Agency		设计 Designed by		项目负责人 Project Rep.		项目编号 Project No.	DBS-2024-001	审核日期 CHECK DATE
	审核 Auditing		校核 Supervisor		审核单位 Unit		专业 Discipline	建筑	
	设计负责人 Principal in charge		校对 Checked by		审核日期 Start Date		版次 Ver.	A	
							图号 Sheet No.	F-07	审核人 CHECKED BY

专业	建筑	给排水	暖通	电气	结构	装饰	其他
姓名	张	李	王	赵	孙	周	吴
日期	2024	08	15				
备注	方案	扩初	施工图	竣工图			

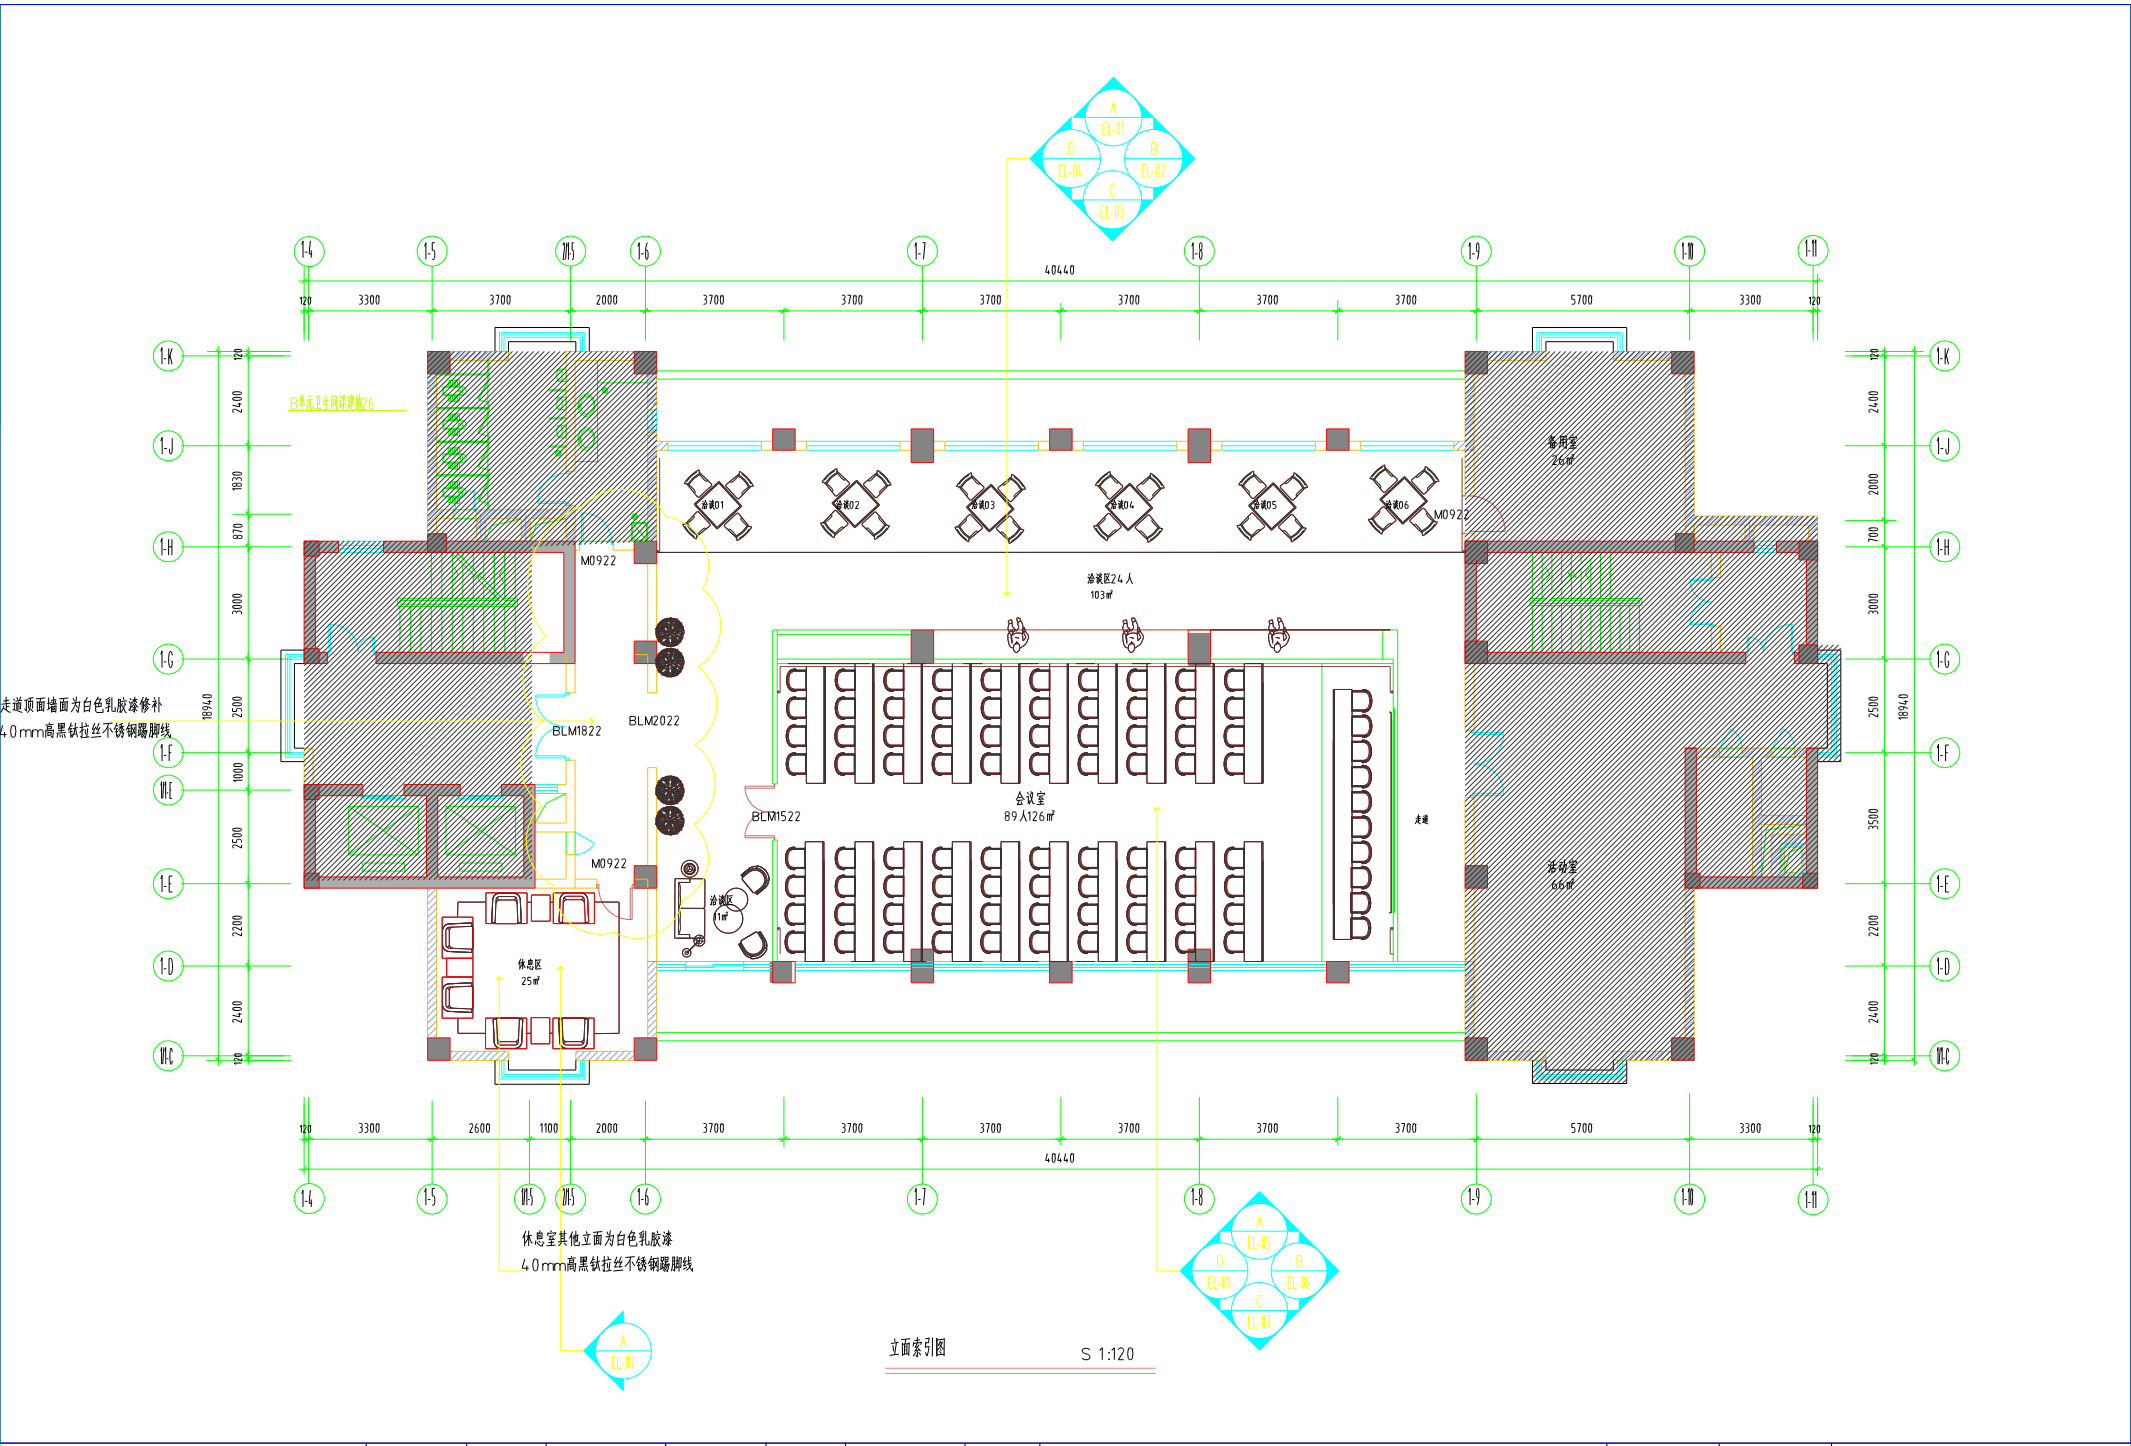

走廊顶面墙面为白色乳胶漆修补
4.0mm高黑钛拉丝不锈钢踢脚线

休息室其他立面为白色乳胶漆
4.0mm高黑钛拉丝不锈钢踢脚线

立面索引图 S 1:120

INTERIOR DESIGN & DECORATIVE INSTITUTIONS 室内装饰设计机构	审 定 Approved by		设 计 Designed by		项目负责 Project Res.		项目编号 Project No.	DBS-2024	审核章 CHECK STAMP
	审 核 Audited by		校 对 Checked by		专业负责 Discipline Res.		专 业 Discipline	建筑	
	设计负责人 Principal in charge		校 对 Checked by		审核单位 Check Res.		版 次 REV	A	
								图 号 Sheet No.	F-07

INTERIOR DESIGN & DECORATIVE INSTITUTIONS 室内设计与装饰学院	审 定 Agreed by		设 计 Designed by		项目名称 Project Name	项目编号 Project No.	OBS-20014	课程号 COURSE ID
	审 核 Assessed by		核 对 Discipline Responsible		课程单位 Unit	个 案 Enquiry	课程 Module	
						版 次 Ver	A	
	设计课程负责人 Principal in charge		校 对 Checked by		课程名称 Unit Title	图 号 Unit No.	SD-01	课程名称+课程编号+年份+单位 Module Name+ID+Year+Unit

合 格	专 业	姓 名	日 期	专 业	姓 名	日 期
	测 绘			电 气		
	结 构			家 通		
	给 水					

AL1电箱

$P_e = 23 \text{ KW}$
$K_x = 0.8$
$\cos \phi = 0.9$
$I_{JS} = 31.1 \text{ A}$

L1	IO65N-63/1P/C16A	N1	WDZ-BYJ-3x2.5-JDG25-ACC.WC.	照明 1KW
L2	IO65N-63/1P/C16A	N2	WDZ-BYJ-3x2.5-JDG25-ACC.WC.	照明 1KW
L3	IO65N-63/1P/C16A	N3	WDZ-BYJ-3x2.5-JDG25-ACC.WC.	照明 1KW
L4	IO65N-63/1P/C16A	N4	WDZ-BYJ-3x2.5-JDG25-ACC.WC.	照明 1KW
L5	IO65N-63/1P/C16A	N5	WDZ-BYJ-3x2.5-JDG25-ACC.WC.	照明 1KW

总电箱引来


WDZB-YJY-4 X10 +1X10-CT-SC40

IC65N-63/3P/C40A

L1	1065 N LE-63/2P/C20A 30mA	W1	WDZ-BYJ-3x4-JDG25-FC.WC.	插座 2KW
L2	1065 N LE-63/2P/C20A 30mA	W2	WDZ-BYJ-3x4-JDG25-FC.WC.	插座 2KW
L3	1065 N LE-63/2P/C20A 30mA	W3	WDZ-BYJ-3x4-JDG25-FC.WC.	插座 2KW
L1	1065 N LE-63/2P/C20A 30mA	W4	WDZ-BYJ-3x4-JDG25-FC.WC.	插座 2KW
L2	1065 N LE-63/2P/C20A 30mA	W5	WDZ-BYJ-3x4-JDG25-FC.WC.	插座 1KW
L3	1065 N LE-63/2P/C16A 30mA			备用
L1	1065 N LE-63/2P/C16A 30mA			备用

INTERIOR DESIGN & DECORATIVE INSTITUTIONS 室内装饰设计机构	审 定 Approved by		设 计 Designed by		项目编号 Project No.	项目编号 Project No.	DBS-00014	审核人 REVIEWER	
	审 核 Reviewed by		设 计 Designed by		设计单位 Unit	设计单位 Unit	设计单位 Unit		审核人 REVIEWER
	设计负责人 Principal in charge		校 对 Checked by		审核人 Checked by	审核人 Checked by	审核人 Checked by		

图例	说明
1. 会议室	2. 活动室
3. 休息区	4. 卫生间
5. 备用室	6. 楼梯
7. 门	8. 窗
9. 墙	10. 地面
11. 天花	12. 灯具
13. 插座	14. 开关
15. 电话	16. 网络
17. 电视	18. 音响
19. 空调	20. 消防
21. 标识	22. 其他

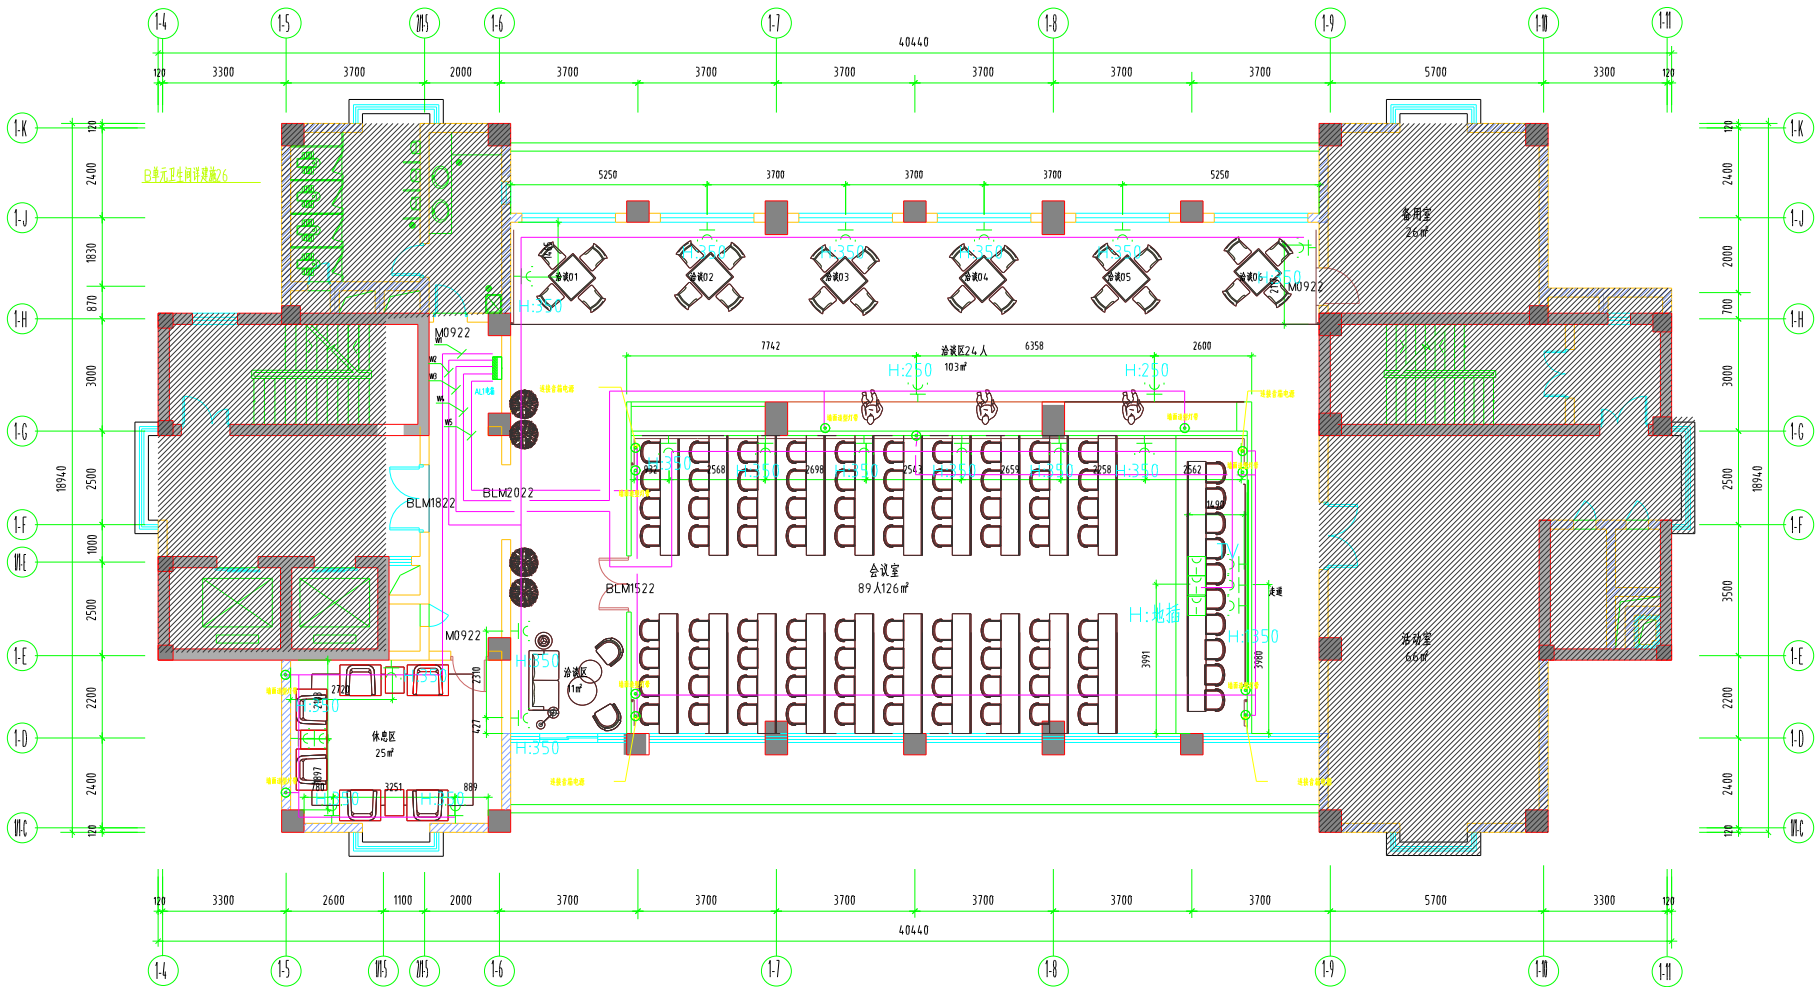


多媒体线由厂家专业深化对接


插座点位尺寸图 S 1:120

INTERIOR DESIGN & DECORATIVE INSTITUTIONS 室内装饰设计机构	甲方 Appointer		设计 Designed by		项目负责人 Project Man		项目编号 Project No.	DBS-2024	审核人 CHECK MAN	
	乙方 Designer		审核 Supervisor		项目负责人 Chief		专业 Discipline	建筑		
	设计负责人 Principal in charge		校对 Checked by		审核人 Chief		版次 Ver	A		审核人 CHECK MAN
							图号 Sheet No.	SD-03		审核人 CHECK MAN

台架	专业名称		日期	姓名		日期
	专业	姓名		姓	名	
空调系统	制冷	电气				
给排水系统	给水	暖通				

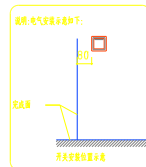


1C	照明器具用(100V・相線L=150W)	2-WAY LIGHT SWITCH (1 GANG) , @ 150W/15MM AFF
2C	照明器具用(100V・相線L=150W)	2-WAY LIGHT SWITCH (2 GANG) , @ 150W/15MM AFF
3C	照明器具用(100V・相線L=150W)	2-WAY LIGHT SWITCH (1 GANG) , @ 150W/15MM AFF
	照明器具用(100V・相線L=150W)	THERMOSTAT , @ 150W/15MM AFF
	照明器具用(100V・相線L=150W)	INDUCTIVE SWITCH , @ 150W/15MM AFF

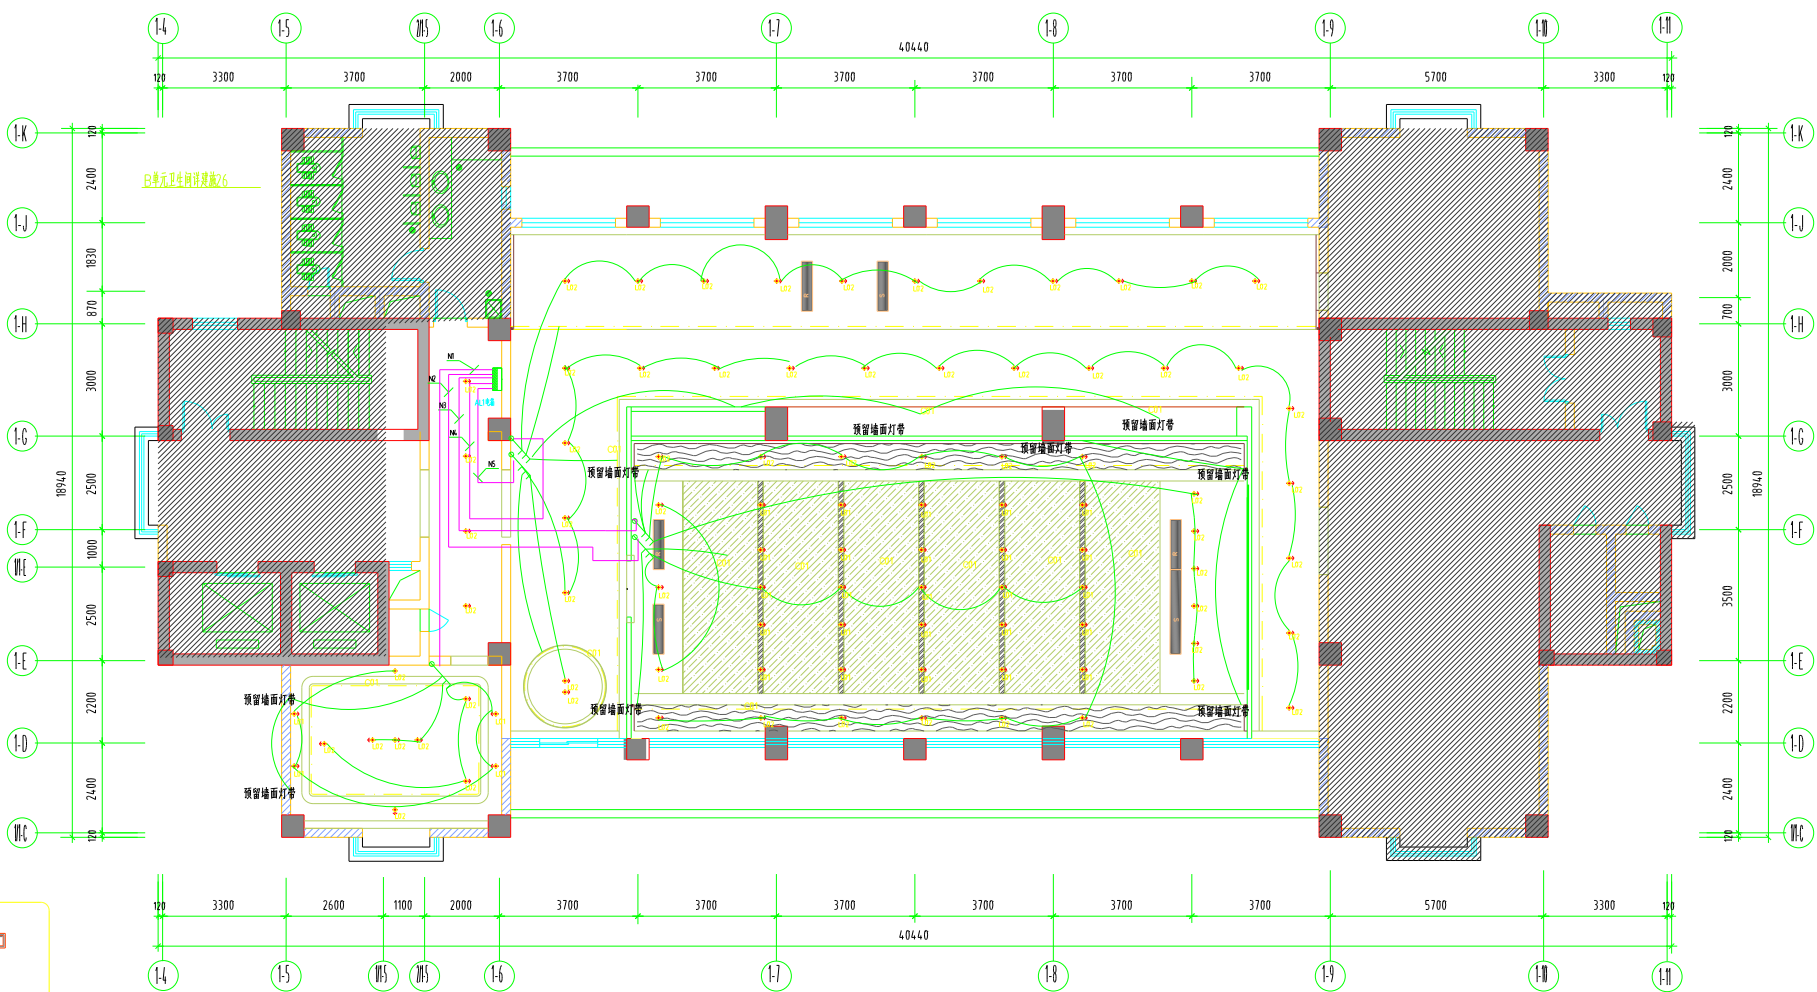

天花开关连线图


S 1:120

INTERIOR DESIGN & DECORATIVE INSTITUTIONS 室內設計裝飾學院	審 定 Agreed by		設 計 Designed by		學期名稱 Semester Name	項目編號 Project No.	OBS-20014	校務處 REGISTRATION
	審 核 Reviewed by		監 督 Supervisee		課程主任 Course	令 號 Enquire	課程 Module	
						版 次 Ver	A	
	設計校務處人 Principal in charge		校 對 Checked by		圖紙名稱 Sheet Title	圖 号 Sheet No.	SD-04	校務處及註冊處 REGISTRATION

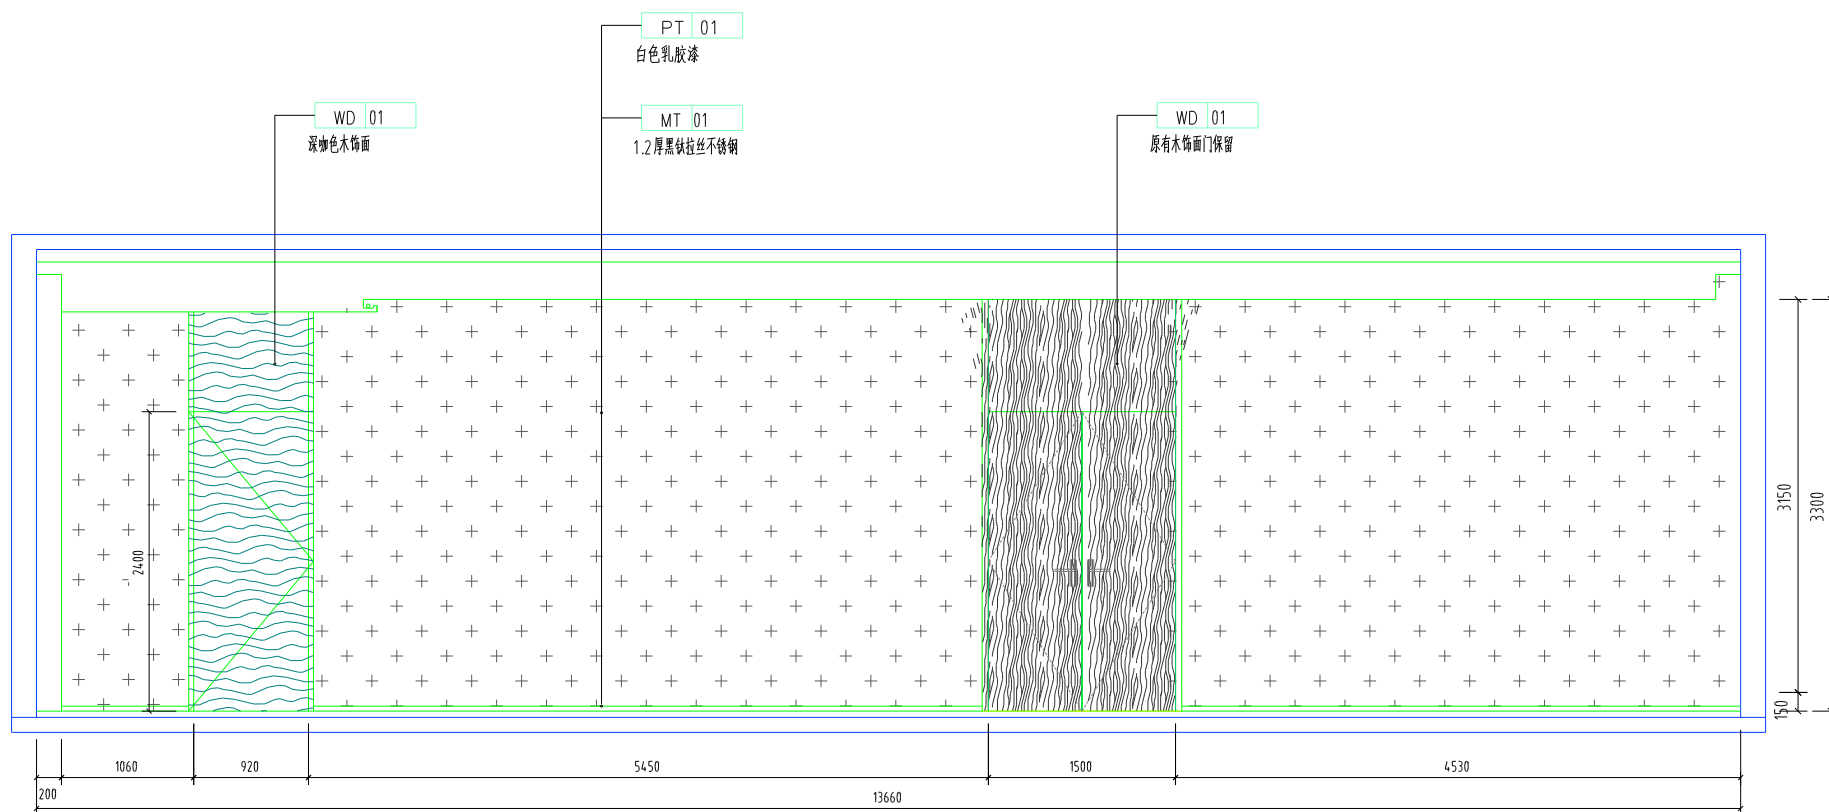[illegible]

 ELEVATION
立面图 SCALE 1:50


INTERIOR DESIGN & DECORATIVE INSTITUTIONS 室内装饰设计机构	审 定 Approved by		设 计 Designed by		项目名称 Project Name		项目编号 Project No.	DBS-Q0014	审核人 REVIEWER	审核日期 CHECK DATE
	审 核 Reviewed by		校 对 Designs Approved by		审核单位 Check		中 文 English	英文 English		
							版 次 REV	A		
	设计负责人 Principal in charge		校 对 Checked by		审核日期 Check Date		图 号 Sheet No.	EL-02	审核人 REVIEWER	审核日期 CHECK DATE

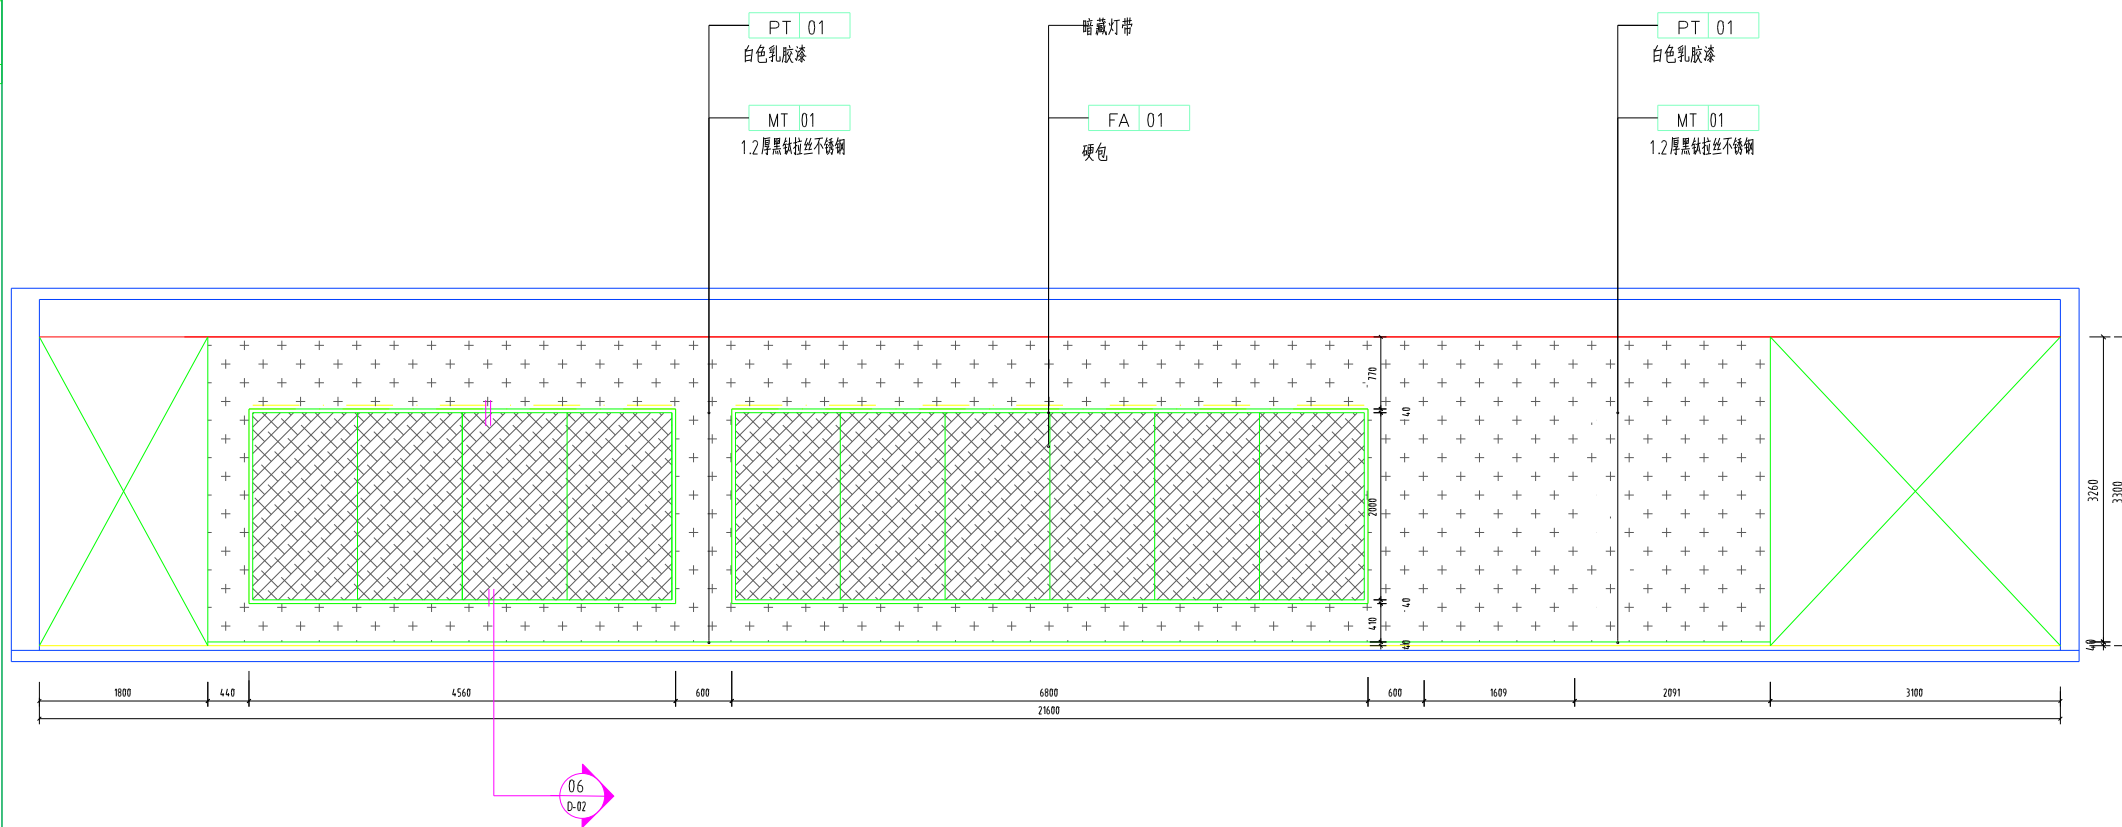[illegible]

 ELEVATION
立面图 SCALE 1:50

INTERIOR DESIGN & DECORATIVE INSTITUTIONS 室內設計機構(附例)	審 定 Approved by		設 計 Designed by		核 准 Project Date		項目編號 Project No.	DBS-Q0004	建築師 REGISTERED ARCHITECT
	審 核 Reviewed by		驗 收 Sign-off/Signable		覆 核 Check		今 案 Enquiry	覆 核	
							展 示 EXH	A	
	設計及負責人 Principal in charge		校 對 Checked by		圖紙名稱 Sheet No.		圖 号 Sheet No.	EL-03	建築師及室內設計師簽名, 附例一第4.4條 REGISTERED ARCHITECTS' SIGNATURES


专业	姓名	日期	专业	姓名	日期
电气			电气		
结构			暖通		
给排水					

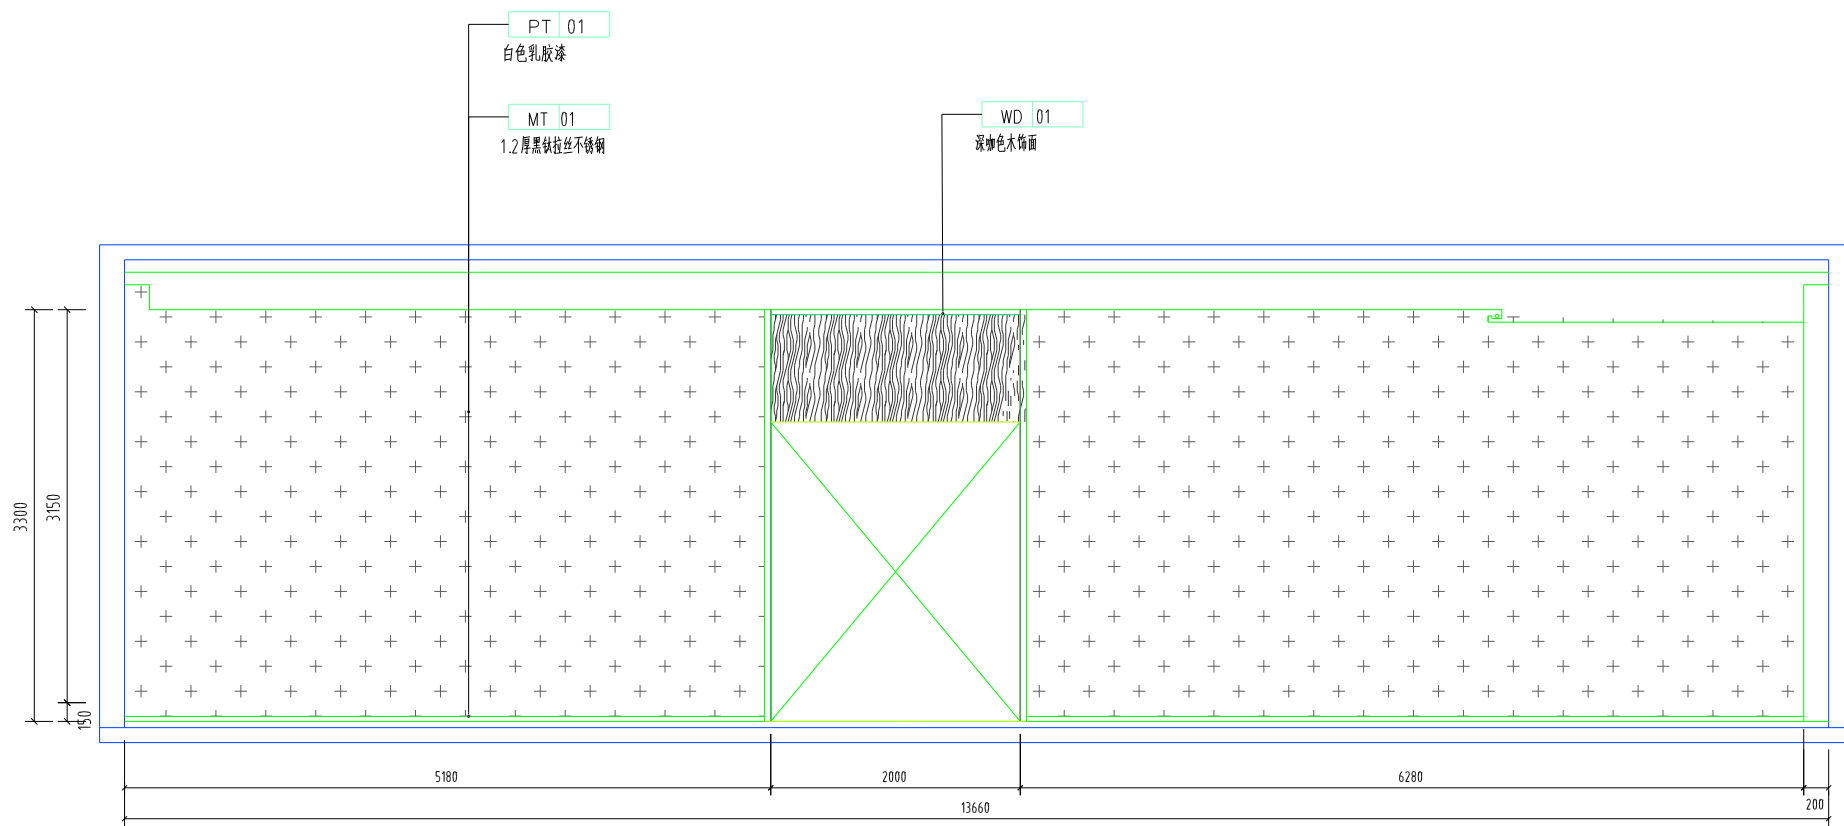

 ELEVATION
立面图 SCALE 1:50

INTERIOR DESIGN & DECORATIVE INSTITUTIONS 室内装饰设计机构内	审 定 Approved by		设 计 Designed by		项目名称 Project Name		项目编号 Project No.	DBS-20004	合同编号 CONTRACT NO.
	审 核 Inspected by		设 计 Designs Responsible		建设单位 Client		今 业 Design	预算	
							展 示 EXH	A	
	设计负责人 Principal in charge		校 对 Checked by		审核名称 Check Name		图 号 Sheet No.	EL-04	合同附件名称及数量, 附一清单表 ANNEX LISTES (SHEET)


专业	姓名	日期	专业	姓名	日期
电气			电气		
暖通			暖通		
给排水			给排水		

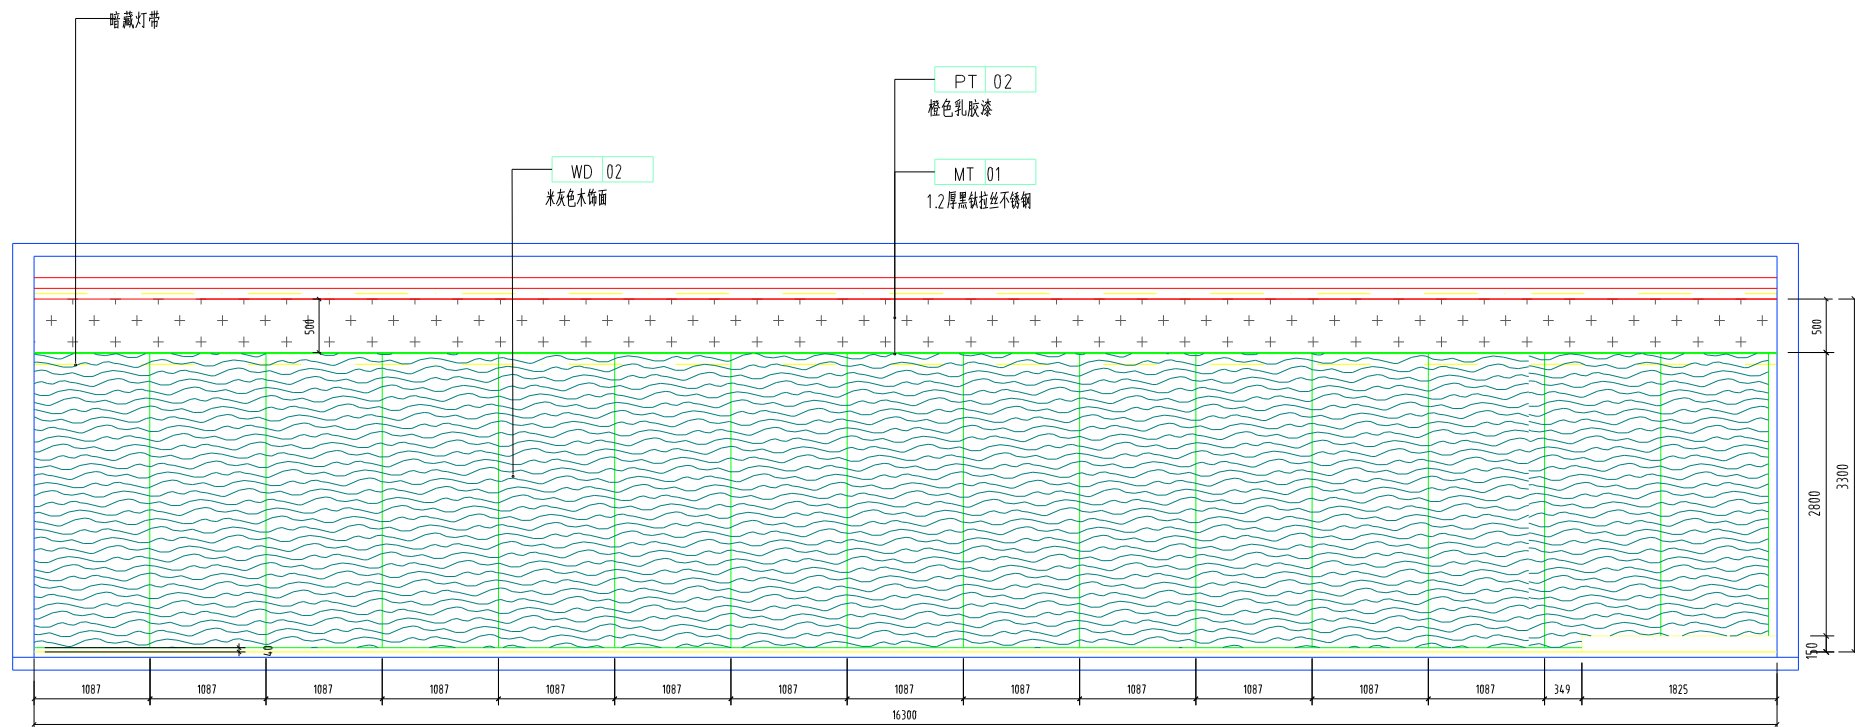

 ELEVATION
立面图 SCALE 1:50

INTERIOR DESIGN & DECORATIVE INSTITUTIONS 室内装饰设计机构	审 定 Approved by		设 计 Designed by		项目名称 Project Name		项目编号 Project No.	DBS-Q0014	审核人 REVIEWER
	审 核 Reviewed by		施 工 Design Represents		提交单位 Unit		中 文 English	规范	
							版 次 REV	A	
	设计更改人 Participant in change		校 对 Checked by		审核名称 Start Title		图 号 Start No.	EL-05	审核人/审核日期/审核人/审核日期 REVIEWER / REVIEW DATE / REVIEWER / REVIEW DATE


专业名称	姓名	日期	专业名称		姓名	日期
			专业名称	姓名		
电气工程			电气工程			
给排水			给排水			

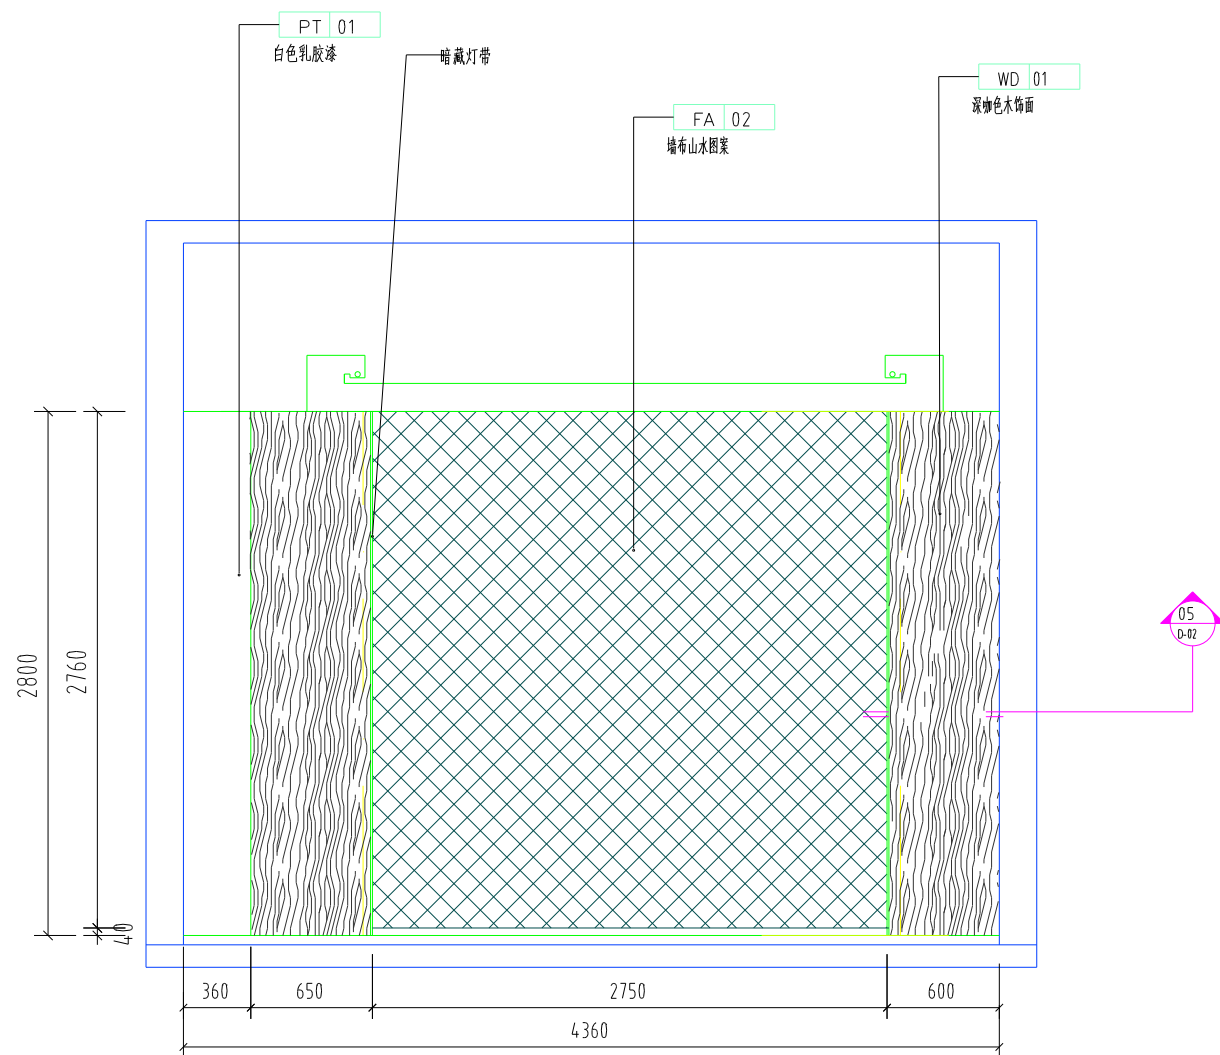


休息室其他立面为白色乳胶漆
40mm高黑钛拉丝不锈钢踢脚线

 ELEVATION
立面图 SCALE 1:50


INTERIOR DESIGN & DECORATIVE INSTITUTIONS 室内装饰设计机构	审 定 Approved by		设 计 Designed by		项目备案 Project Name		项目编号 Project No.	DGS-Q0016	审核人 REVIEWER	审核日期 CHECK DATE
	审 核 Reviewed by		处 理 Dealing Represents		提交单位 Submitted		中 文 English	规格		
							版 次 REV	A		
	设计项目负责人 Principal in charge		校 对 Checked by		图例名称 Start Title		图 号 Start NO.	EL-09	审核人及审核日期 REVIEWER AND CHECK DATE	

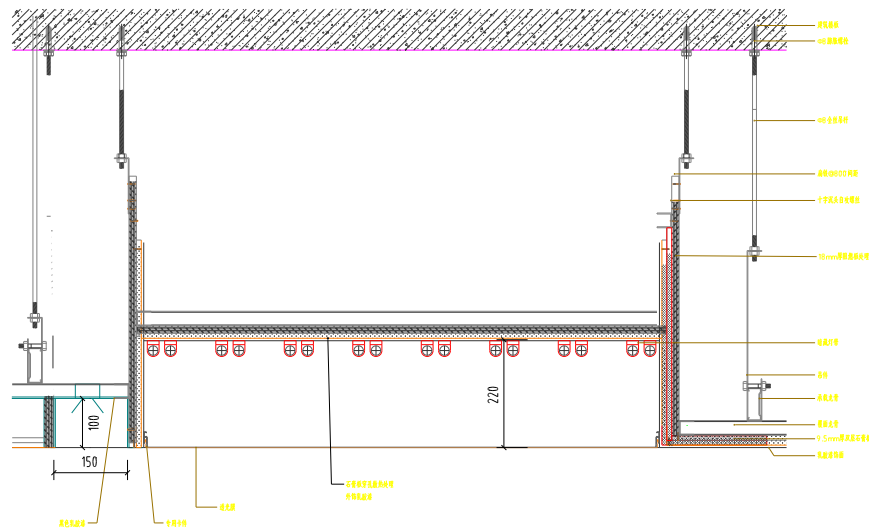

01 会议室天花软膜节点

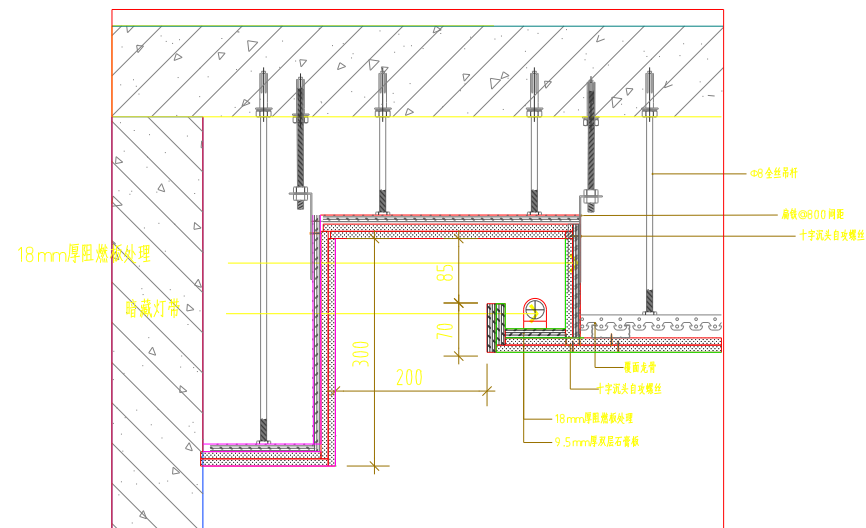


02 休闲室天花软膜节点
SCALE 1:50

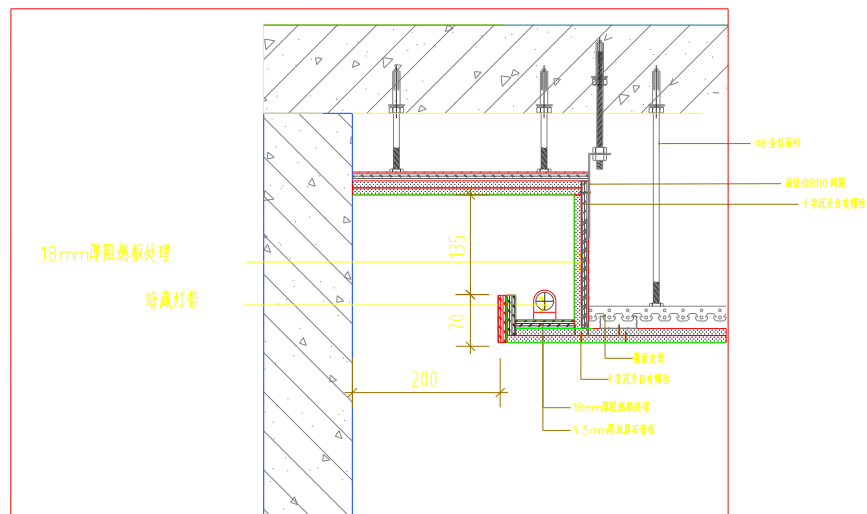

03 走道反光灯槽节点图

SCALE 1:50


走道

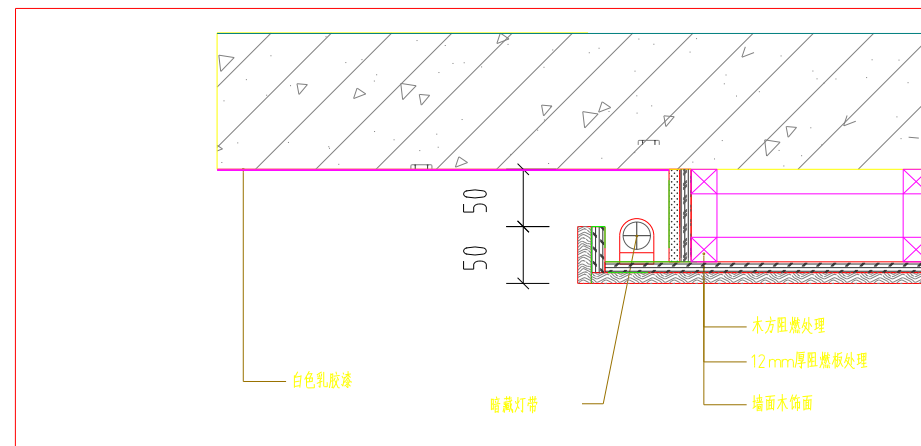


04 会议室墙面节点图
SCALE 1:50

[illegible]

05 休息室墙面节点图
SCALE 1:50

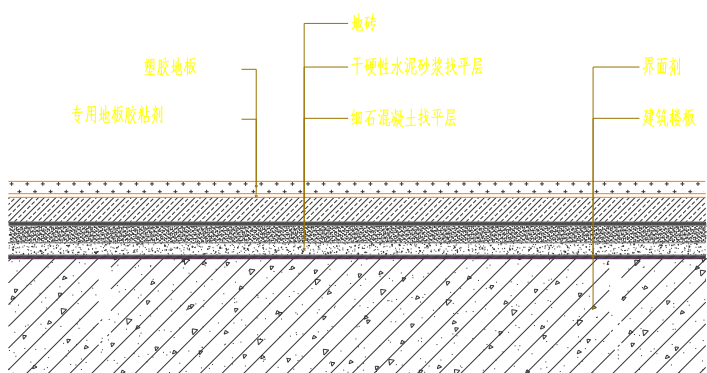


06 塑胶地板地坪节点图
SCALE 1:50

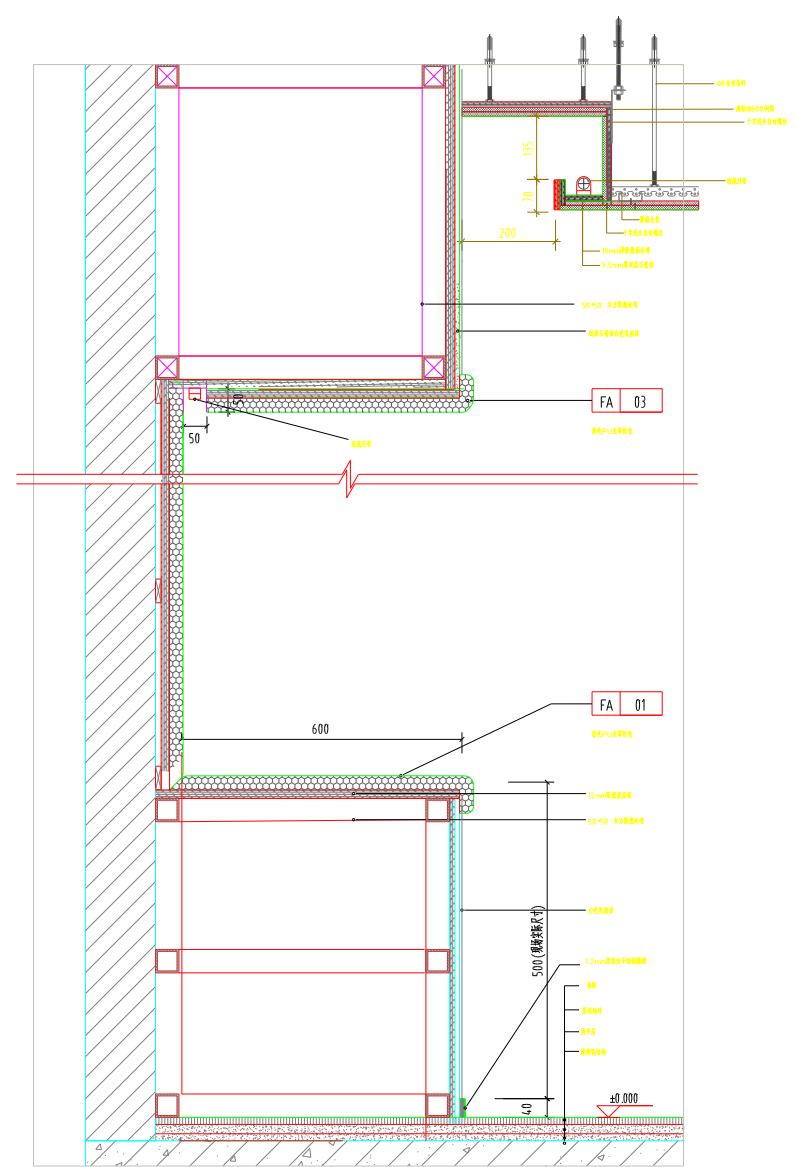

06 走道墙面节点图
SCALE 1:50

INTERIOR DESIGN & DECORATIVE INSTITUTIONS 室内装饰设计机构	审 定 Approved by		设 计 Designed by		项目名称 Project Name		项目编号 Project No.	DGSJ20014	审核章 REVIEW STAMP
	审 核 Reviewed by		处 理 Dealing Responsibly		处理单位 Deal		号 数 Number	图 纸 DRAWING	
	设计负责人 Principal in charge		校 对 Checked by		图例名称 Text Title		版 次 Ver	A	
							图 号 Sheet No.	D-002	

专业名称	姓名	日期	专业名称		姓名	日期
			电气	机械		
合						
和						

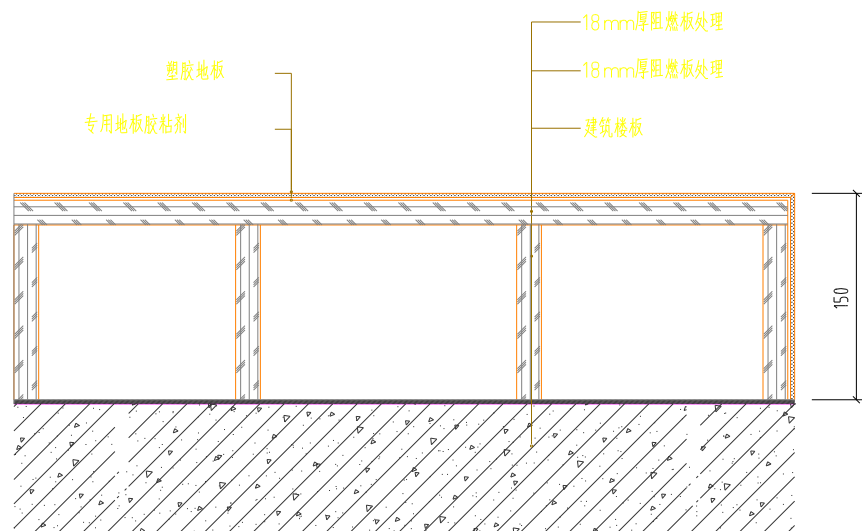

07

SCALE 1:50

INTERIOR DESIGN & DECORATIVE INSTITUTIONS 室内装饰设计机构	审 定 Approved by		设 计 Designed by		项目名称 Project Name		项目编号 Project No.	DBS-Q0014	审核人 REVIEWER	审核日期 CHECK DATE
	审 核 Reviewed by		施 工 Design Represents		建设单位 Client		中 介 Designer	机构		
							服 务 REV	A		
	设计负责人 Principal in charge		校 对 Checked by		审核名称 Start Title		图 号 Start No.	D-003	审核人/审核日期/审核人/审核日期 REVIEWER / REVIEW DATE / REVIEWER / REVIEW DATE	